


AV. HILTON RODRIGUES

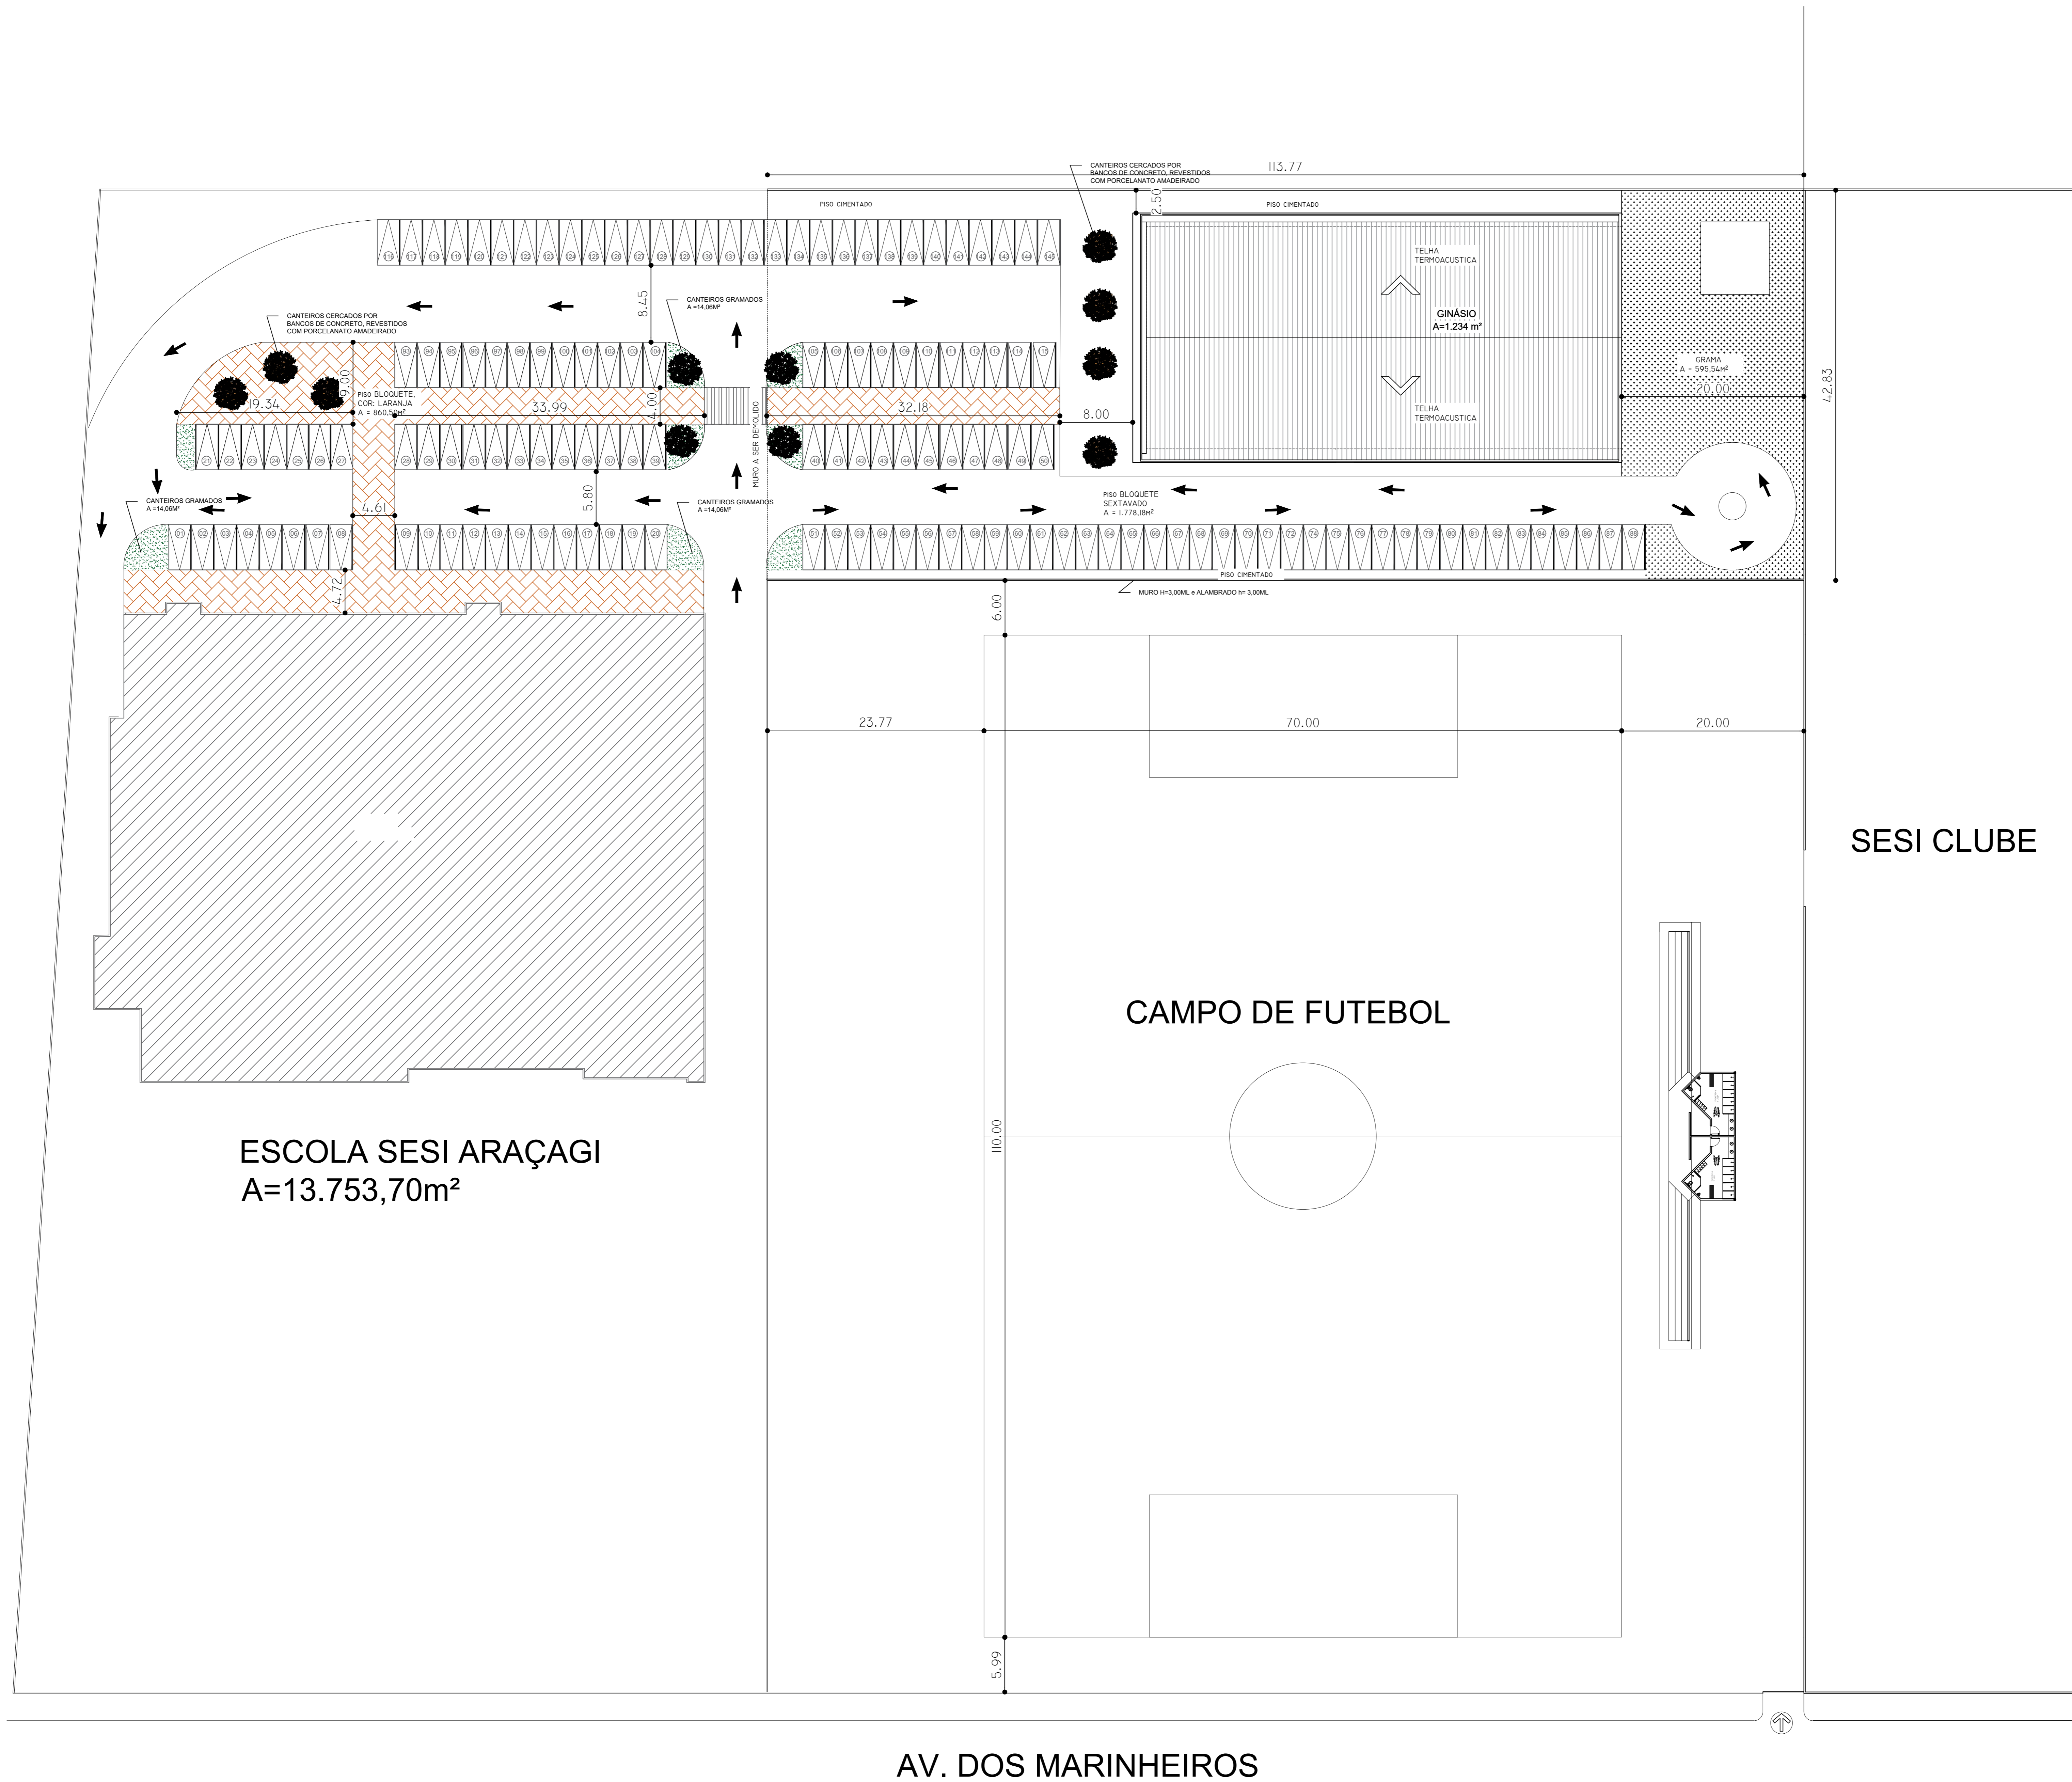

01 PLANTA BAIXA - IMPLANTAÇÃO
A01 ESCALA 1/400

OBSERVAÇÕES/ANÁLISE	
REV. Nº	DISCRIMINAÇÃO DA REVISÃO
ESCOLA SESI ARAÇAGY	
AUTOR: FIEMA COENG	RESPONSÁVEL TÉCNICO:
PREFEITURA:	CREA:
CLIENTE: SESI ARAÇAGY	PRANCHA:
PROJ: CAT-SESI ARAÇAGY	01/02
LOCAL: AVENIDA DOS MARINHEIROS, S/N, ARAÇAGY	
ASSUNTO: IMPLANTAÇÃO	
COD. PROJ.:	REVISÃO:
PROJETO ARQUITETÔNICO	
DES:	Esc: 1/400 DATA: MAIO/2024 FASE: [] EP [] PL [] PB [X] PE
ÁREA:	
DESENHO: ANA CRISTINA	RESP. TEC: COENG
RESPONSÁVEL TÉCNICO:	ANA CRISTINA
FIEMA SESI SENAI IEL	SESI